


SCHEMAT
instalacji elektrycznej

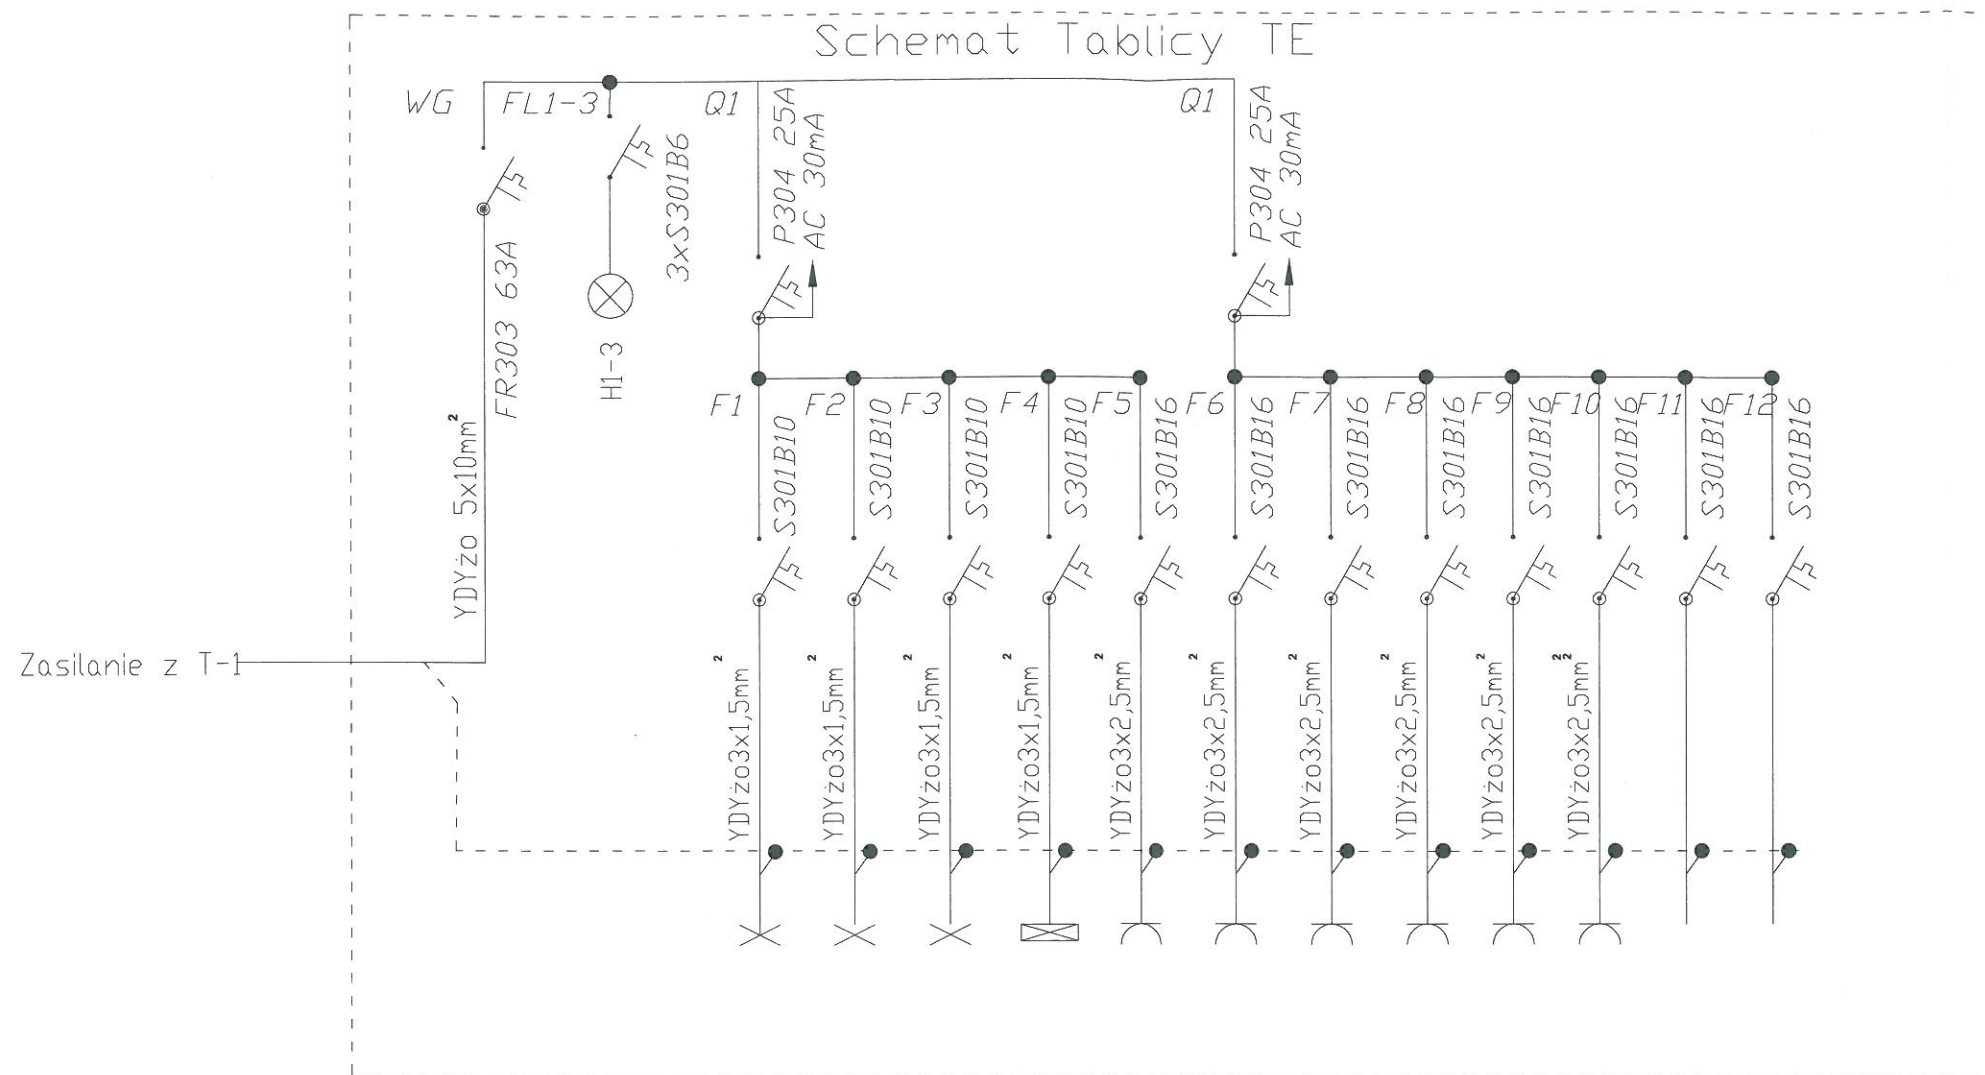

TN-S
Pz=15kW
kj=0.8
Ps=12
Is=17A
Ib=20A

oświetlenie pomieszczeń (P=0,8kW)

oświetlenie pomieszczeń (P=0,8kW)

oświetlenie pomieszczeń (P=0,8kW)

oświetlenie ewakuacyjne (P=0,1kW)

GN ogólne obwód nr 1 (P=1.5kW)

GN ogólne obwód nr 2 (P=1.5kW)

GN ogólne obwód nr 3 (P=1.5kW)

GN ogólne obwód nr 4 (P=1.5kW)

GN ogólne obwód nr 5 (P=1.5kW)

GN ogólne obwód nr 6 (P=1.5kW)

Rezerwa

Rezerwa

PRACOWNIA PROJEKTOWO-WYKONAWCZA
Alicja Baran
ul. Portowa 2/3
11-600 Węgorzewo
tel: 503-143-366 ; 690-552-947
www.projekty-baran.pl architekt@poczta.fm

RYS. E-2
SKALA 1:100
03.2020 r.
krzysiekprojekt@poczta.fm

TEMAT: PROJEKT BUDOWLANY REMONTU POMIESZCZEN
NA POTRZEBY KLUBU SENIORA W BUDRACH

INWESTOR: GMINA BUDRY
ul. W. Polskiego 27; 11-606 Budry

ADRES INWESTYCJI: dz.nr ewid. 287/1;
obręb Budry Gm. Budry

BRANŻA: ELEKTRYCZNA

PROJEKTANT:
Grzegorz urban upr. SUW - 69/93

GRZEGORZ URBAN
11-600 Węgorzewo, ul. W. Konopnickiej 36
tel. 087 427 25 82
upr. bud. SUW-69/93
upr. SEP do 1 kV, pomiary